

RENVOOI

- BRANDBLUSSER
- BRANDSLANGHASPEL
- BRANDMELDER
- BLUSDEKEN
- EERSTE HULP
- AUTOMATISCHE EXTERNE DEFIBRILATOR
- BHV KAST
- (NOOD)UITGANG
- VLUCHTROUTE
- NOODVERLICHTING
- VERBODEN DE LIFT TE GEBUIKEN BIJ BRAND
- GEVAARLIJKE ELEKTRISCHE SPANNING
- HOOFDSCHAKELAAR ELEKTRICITEIT
- HOOFDAFSLUITER CV
- BRANDMELDCENTRALE
- WBDBO 60 MINUTEN
- WBDBO 30 MINUTEN
- DEUR ZONDER SLEUTEL TE OPENEN
- ZELFSL. DEUR, BRANDW.
- BRANDWEERINGANG
- NEVENINGANG BRANDWEER


Opmerkingen:

- voorziening voor elektriciteit voldoet aan de NEN 1010
- voorziening voor (warm) water voldoet aan NEN 1006

WOONGEBOUW

- Gebruiksfunctie (hoofd) : Logiesfunctie (slaapvertrekken)
- Andere gebruiksfunctie : Kantoorfunctie (begane grond)
- Andere gebruiksfunctie : Bijeenkomstfunctie (kelder + begane grond)
- Andere gebruiksfunctie : Overige gebruiksfunctie (opslagruimtes, technische ruimte, natte ruimtes)
- Bruto vloeroppervlakte (Hele gebouw) : 352 + 1.106 + 790 + 757 = 3.005 m²
- Gebruiksoppervlakte (Hele gebouw) : 318 + 1.026 + 710 + 503 = 2.557 m²
- Peilmaat : 0,00 m
- Hoogte vloer (t.o.v. peil) : 0,0 m
- Hoogte van hoogste vloer boven maaiveld : Ca. 60 dm + peil
- Aantal personen (Hele gebouw) : 150 (asielzoekers) + 12 (personeel) = 162 personen
- Technische capaciteit (Hele gebouw) : 0 + 38 + 74 + 53 = 165 bedden


Zie rapportage brandveiligheidsadviseur voor (extra) beschermde vluchtroutes

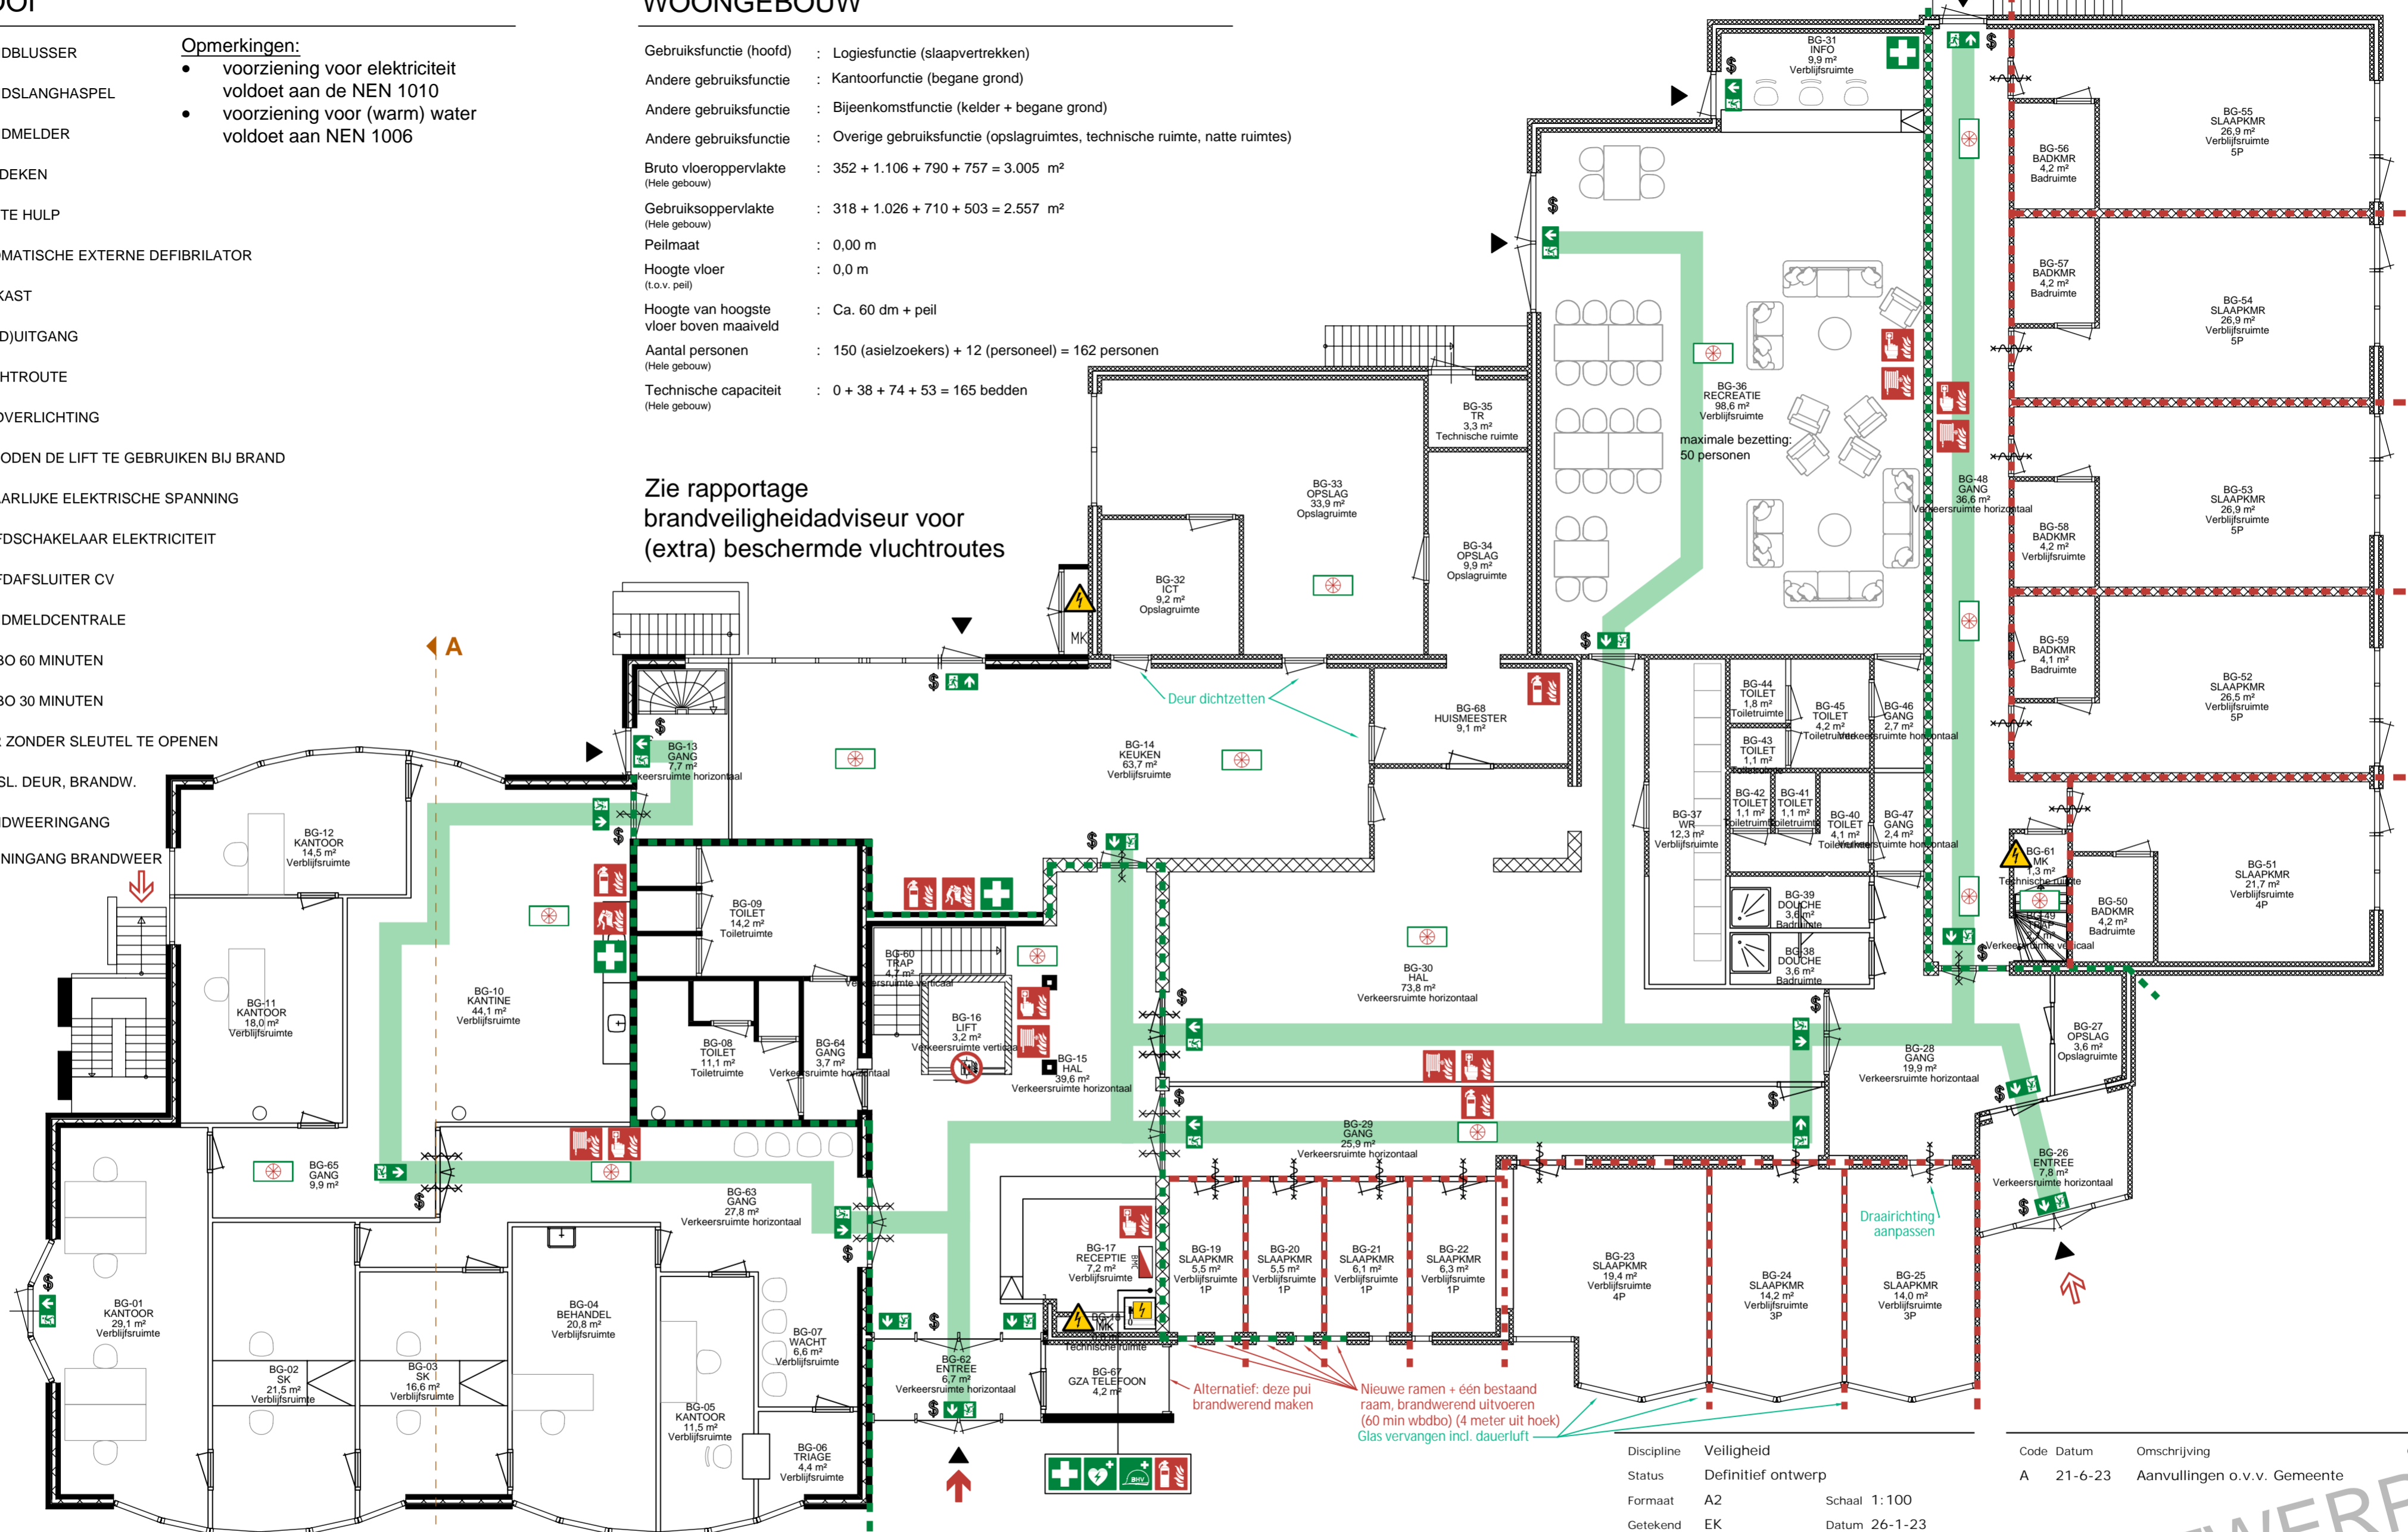

Slaapk:	Aantal:	Pers:
1 pers	4	4
2 pers	0	0
3 pers	2	6
4 pers	2	8
5 pers	4	20
Totaal:	12	38

ALBERGEN - BEGANE GROND

Gebruiksvergunning

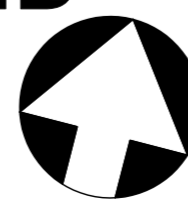

Discipline	Veiligheid
Status	Definitief ontwerp
Formaat	A2
Getekend	EK
	Schaal 1:100
	Datum 26-1-23

Project	20649515
Adres	Gravendijk 6
Gebouw	1102B001

Code	Datum	Omschrijving	Gewijzigd
A	21-6-23	Aanvullingen o.v.v. Gemeente	EK

Omschrijving	Plattegrond
	Gebruiksvergunning
	Nieuwe situatie
Bouwlaag	Begane grond

Tekeningnummer
20649515_B001_V_00_00_GVG



people power

Bestandsnaam 20649515_B001_V_00_00_GVG.dwg